

# 第一人民医院1号门诊楼一楼卫生间改造项目

电气 专业

项目编号: SN2023403  
设计阶段: 施工图  
版 号:  
出版日期: 2023-12

# 第一人民医院1号门诊楼一楼卫生间改造项目

## 电气 专业

项目编号: SN2023403  
设计阶段: 施工图  
版号:  
出版日期: 2023-12

法人代表:

PRESIDENT OF THE INSTITUTE

技术负责人:

CHIEF TECHNICAL OFFICER

项目负责人:

PROJECT MANAGER

专业负责人:

DISCIPLINE RESPONSIBLE

工程勘察设计出图章

STAMP OF ARCHITECTURAL DESIGN



注册章(项目负责人)

STAMP OF PROJECT MANAGER



注册章(专业负责人)

STAMP OF OTHER REGISTERED ENGINEERS



建筑防火设计自审章







STAMP OF FIRE PROTECTION DESIGN



序号	图纸名称	图号	更改版次	图幅	备注
1	封面	电施-0		A1	
2	目录	电施-00		A1	
3	配电系统图(一)	电施-01		A1	
4	配电系统图(二)	电施-02		A1	
5	配电系统图(三)	电施-03		A1	
6	配电系统图(四)	电施-04		A1	
7	二层卫生间配电平面图(一)	电施-05		A1	
8	二层卫生间配电平面图(二)	电施-06		A1	
9	二、三层卫生间配电平面图	电施-07		A1	
10	四层卫生间配电平面图	电施-08		A1	
11	六层卫生间配电平面图	电施-09		A1	
12	3、5号楼卫生间配电平面图	电施-10		A1	
13					
14					
15					
16					
17					
18					
19					
20					
21					
22					
23					
24					
25					
26					
27					
28					
29					
30					
31					
32					
33					
34					
35					
36					
37					
38					
39					
40					
41					
42					
43					
44					
45					

# 强电主要设备材料表

符号	名称	规格及型号	安装方式	单位	数量
	单相二、三极暗插座	86型, 250V/10A(防溅型)	暗装, 底边距地 0.5m	只	
	单相二、三极暗插座	86型, 250V/10A(防溅型)	暗装, 底边距地 0.5m	只	
	接线盒	86H60型 (防溅型)	预留接线盒, 高度结合现场暗装, 底边距地 0.3m	只	
	感应龙头预留接线盒	86H60型 (防溅型)	预留接线盒, 高度结合现场暗装, 底边距地 0.5m	只	
	烘手器预留接线盒	86H60型 (防溅型)	预留接线盒, 高度结合现场暗装, 底边距地 1.2m	只	
	嵌入式防水筒灯	960lm	1x12WXLED <sub>R</sub>	盏	
	50宽嵌入式灯带	800Lm/M	灯带10W/m	米	
	LED灯带(顶面使用)	800Lm/M	软灯带10W/m	米	
	普通单(双,三)联单控开关	A86K-1(2,3)-10	暗装, 底边距地 1.3m	只	
	空调开关	厂家配套	底边距地1.3m, 上下排安装时, 下排距地1.3m	只	

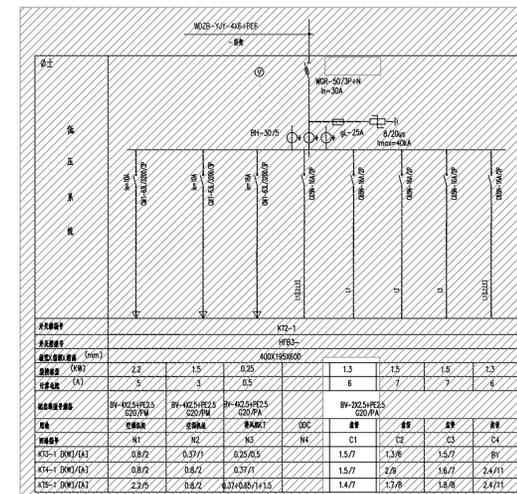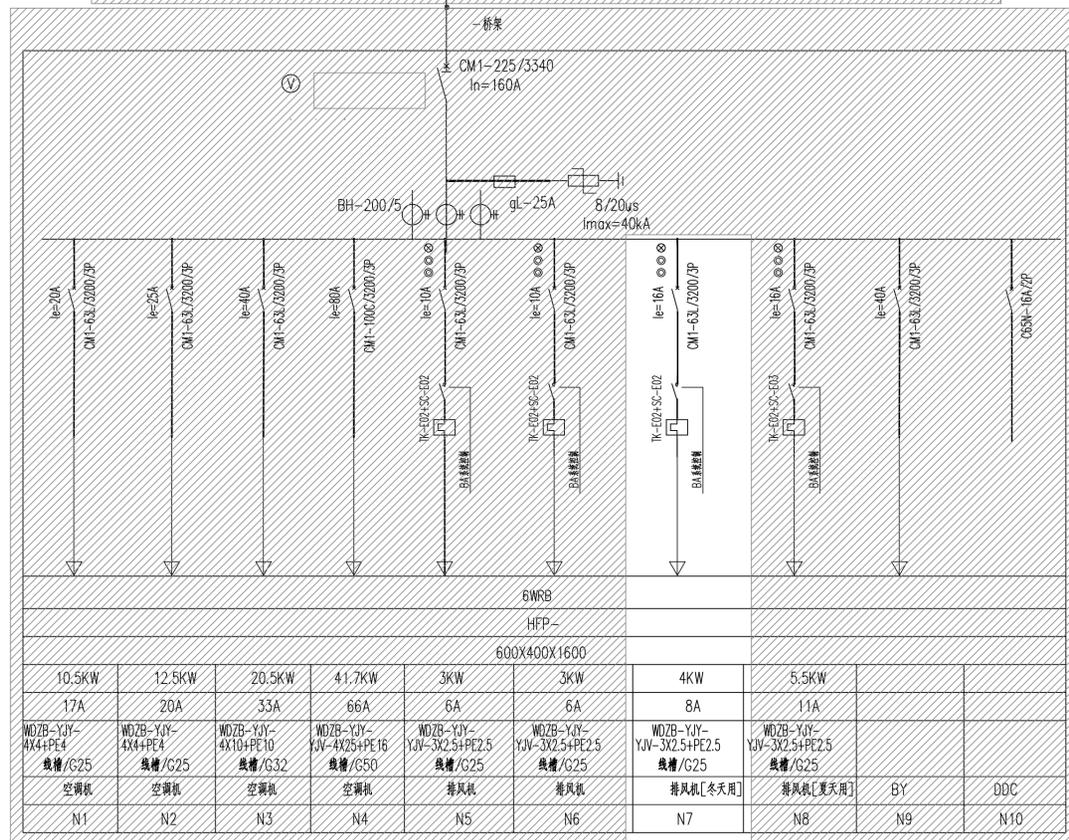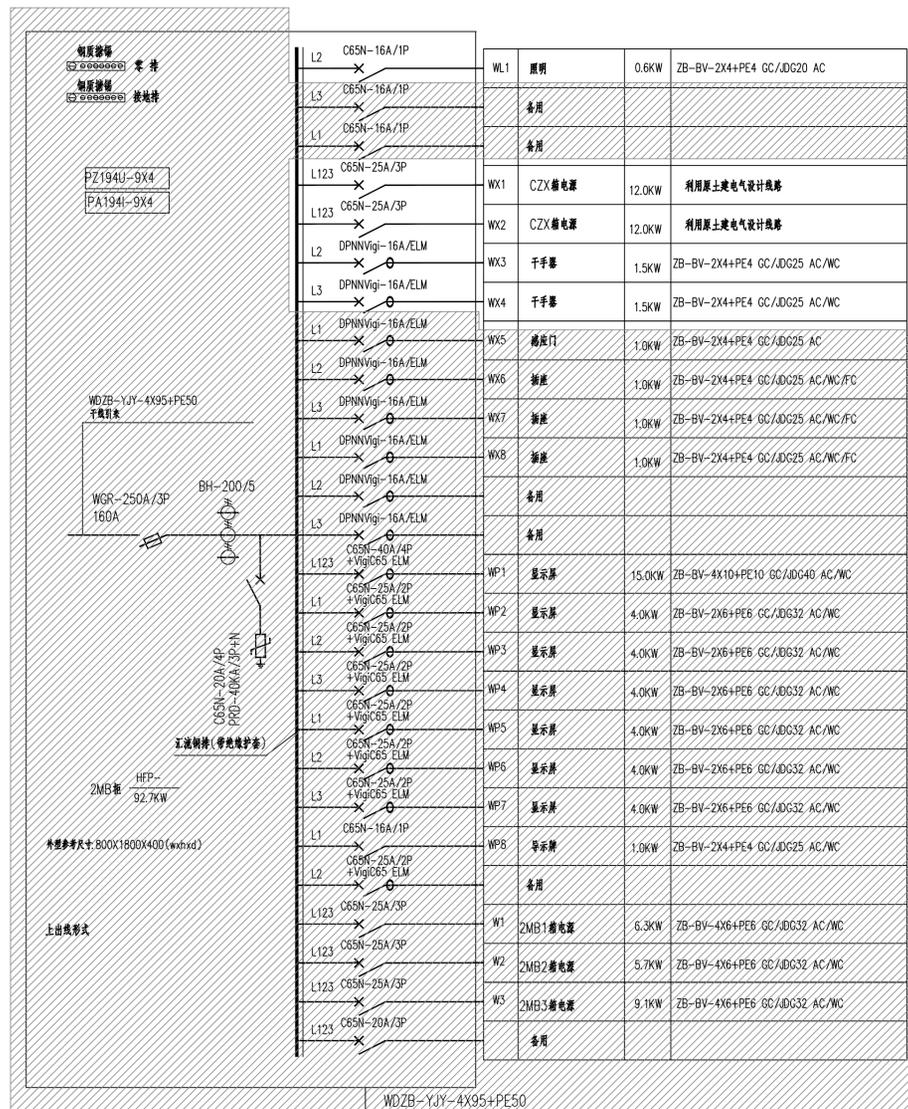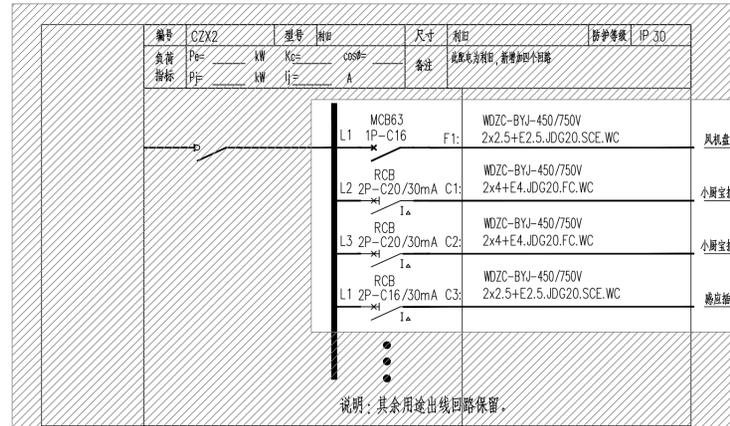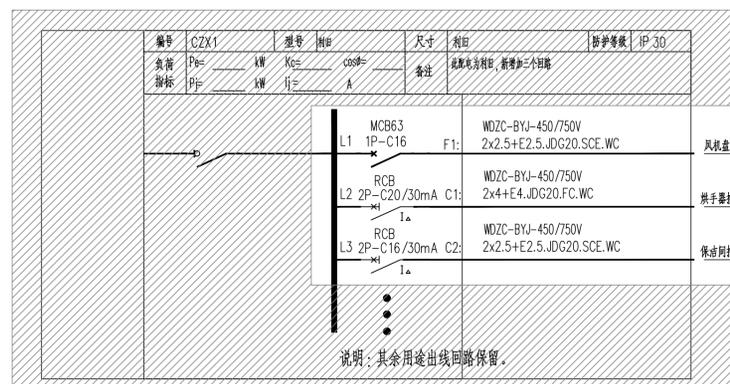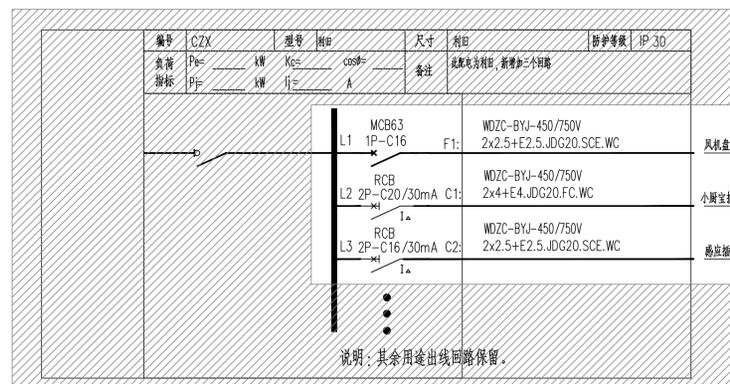

6WRB柜配线系统图

不得量取尺寸施工,如有任何不事宜,请在施工与设计阶段会商。本图设计内容未经设计单位许可不得在其他地方使用。

更改版次 Rev. 更改原因 Cause 日期 Date

注册章 (项目负责人)

注册章 (专业负责人)

防火设计自审章

出图章

未加盖出图章本图无效

建设单位 Client

常州第一人民医院

项目名称 Project Title

第一人民医院1号门诊楼一楼卫生间改造项目

设计编号 Project NO.

SN023403

比例 Scale

1:1

图号 Drawing NO.

电施-01

日期 Date

2023-12

版本号 Version NO.

1.0

总序号 Serial NO.

图纸名称 Drawing Title

配电系统图(一)

批准 Approved

审核 Authorized

审核 Audited

项目负责人 Project Manager

专业负责人 Discipline Responsible

校对 Checked

设计 Designed

绘图 Drawn



方案 Plan Provided

江苏筑森建筑设计有限公司

DESIGN OF CENTURY ARCHITECTURE CO.,LTD.

筑森设计 甲级设计证书号 甲级A232019393

姓名	专业

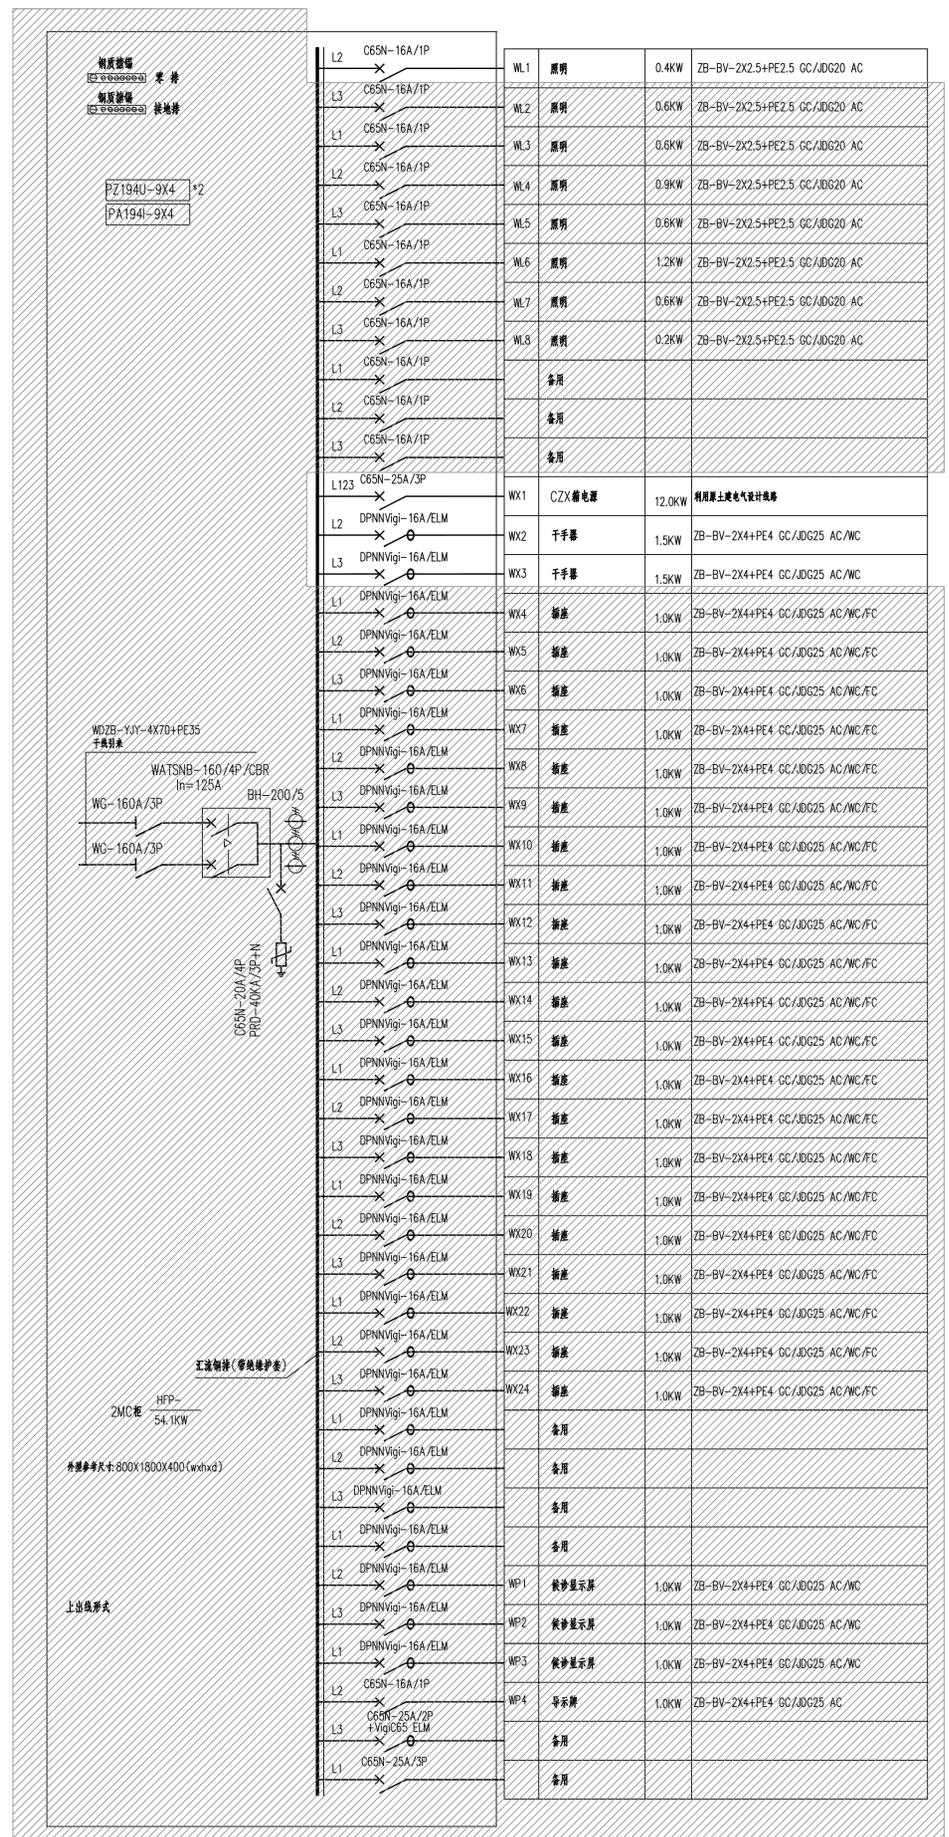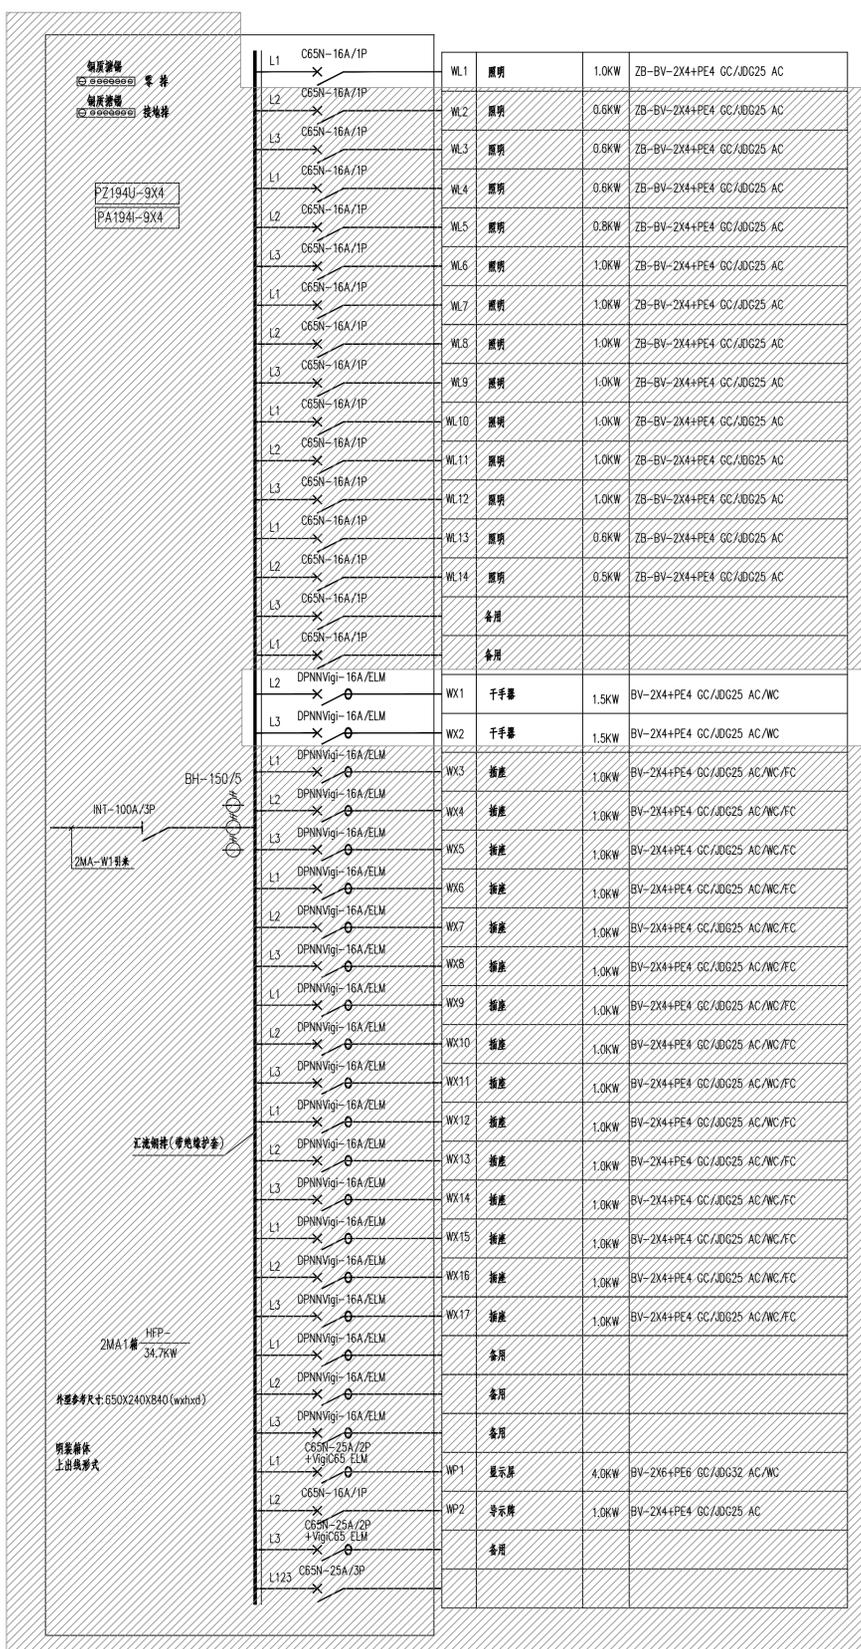

不得随意更改尺寸施工,如有任何不事宜,请在施工前与设计单位沟通。本图设计内容未经设计单位许可不得在其他地方使用。

更改次数 Rev	更改原因 Cause	日期 Date
----------	------------	---------

注册章 (项目负责人)

注册章 (专业负责人)

防火设计自审章

出图章  
未盖章出图本图无效

建设单位 Client  
常州第一人民医院



项目名称 Project Title  
第一人民医院1号门诊楼-楼卫生间改造项目

设计编号 Project NO.	比例 Scale
SN2023403	
图号 Drawing NO.	日期 Date
电施-02	2023-12
版本号 Version NO.	总序号 Serial NO.
1.0	

图纸名称 Drawing Title  
配电系统图 (二)

批准 Approved	姓名 Name	签名 Signature
审核 Authorized		
审核 Audited		
项目负责人 Project Manager		
专业负责人 Discipline Responsible		
校对 Checked		
设计 Designed		
绘图 Drawn		
方案 Plan Provided		

不得量取图版尺寸施工,如有任何不事宜,请在施工前与设计单位沟通。本图设计的内容未经设计单位许可不得在其他地方使用。

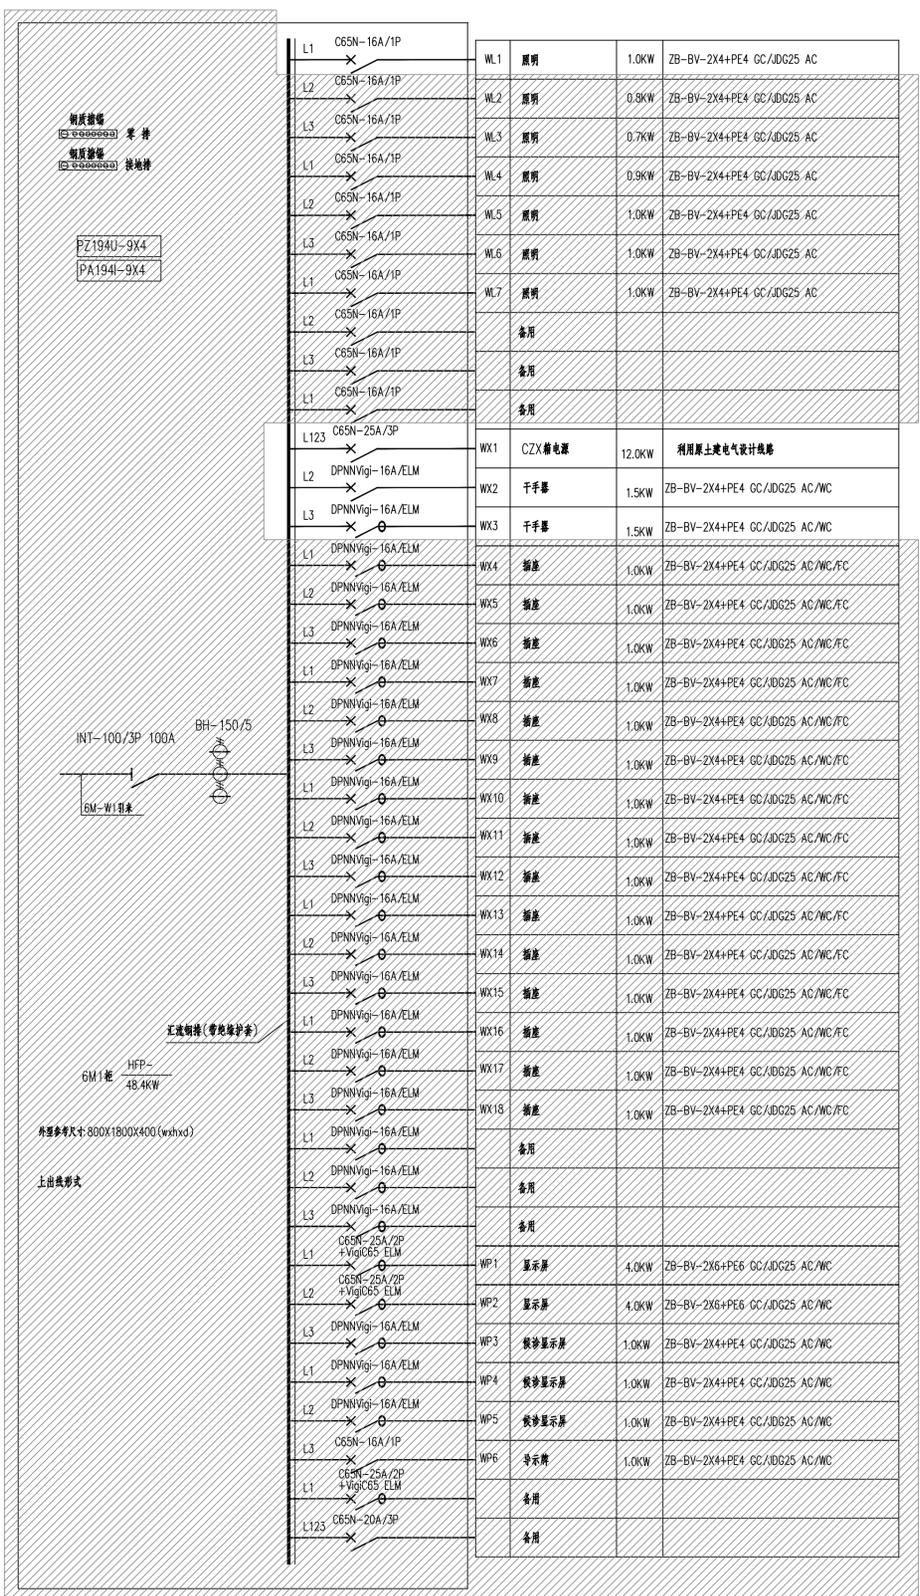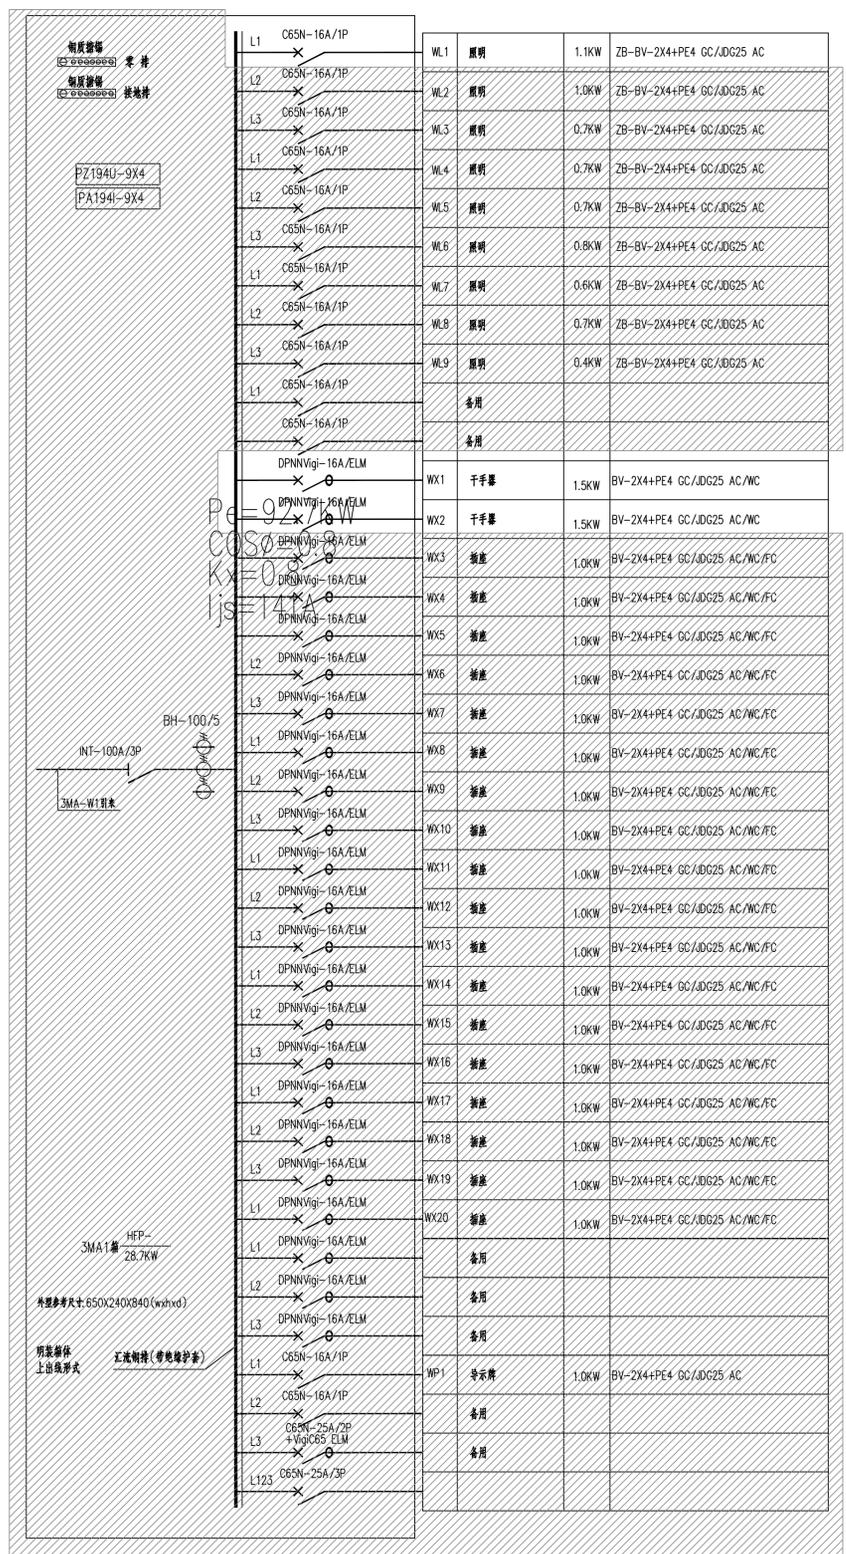

更改版次 Rev	更改原因 Cause	日期 Date

注册章 (项目负责人)

注册章 (专业负责人)

防火设计自审章

出图章  
未加盖出图章本图无效

建设单位 Client  
常州第一人民医院

项目名称 Project Title  
第一人民医院1号门诊楼-楼卫生间改造项目

设计编号 Project NO.	比例 Scale
SN2023403	

图号 Drawing NO.	日期 Date
电施-03	2023-12

版本号 Version NO.	总序号 Serial NO.
1.0	


图纸名称 Drawing Title  
配电系统图 (三)

批准 Approved	姓名 Name	签名 Signature




不得量取图尺寸施工,如有任何不事宜,请在施工前与设计单位沟通。本图设计的内容未经设计单位许可不得在其他地方使用。

专业	给排水
姓名	
职务	
日期	

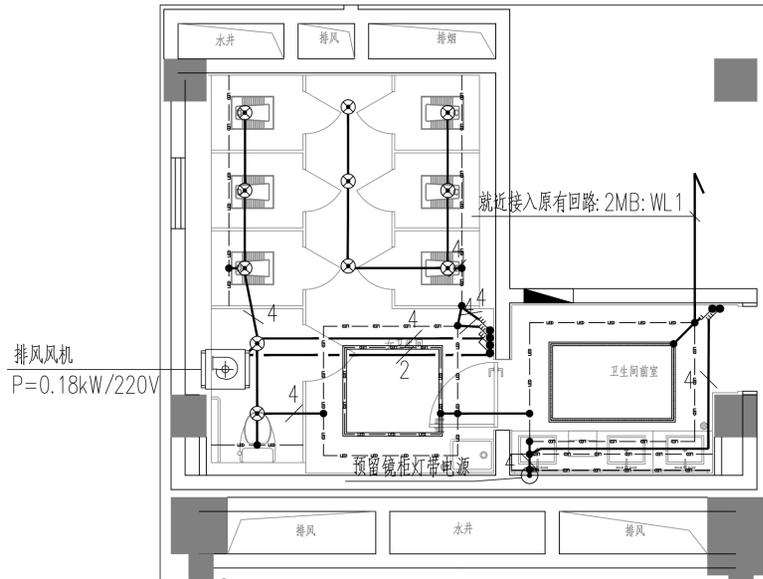


二层卫生间1照明平面图 1:50

注1: 未标注的导线, 均为三根导线。

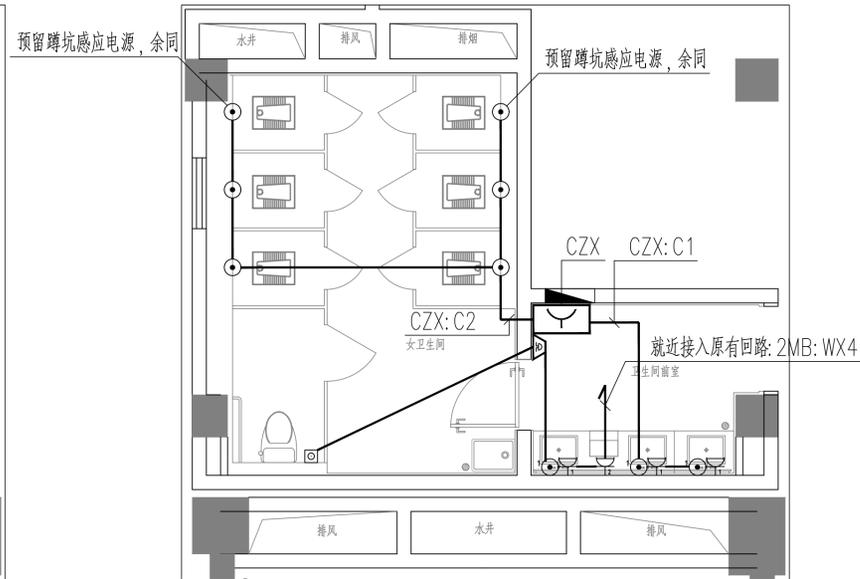


二层卫生间1插座平面图 1:50


注1: 未标注的导线, 均为三根导线。

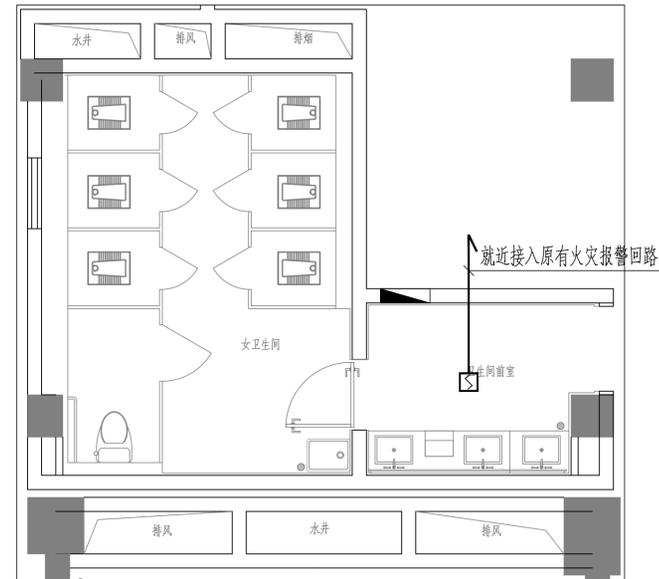

二层卫生间1火灾报警平面图 1:50

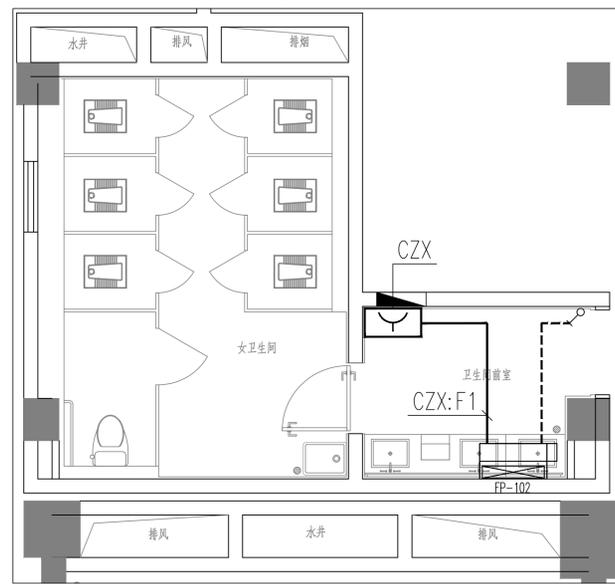


二层卫生间1配电平面图 1:50

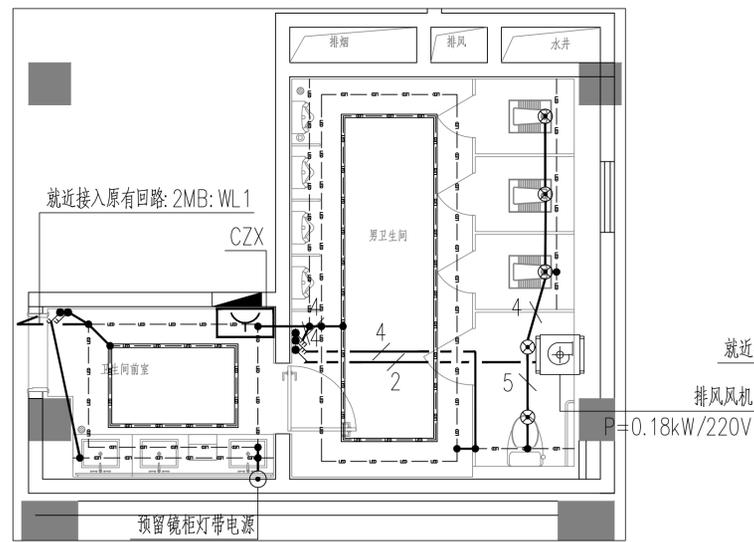


二层卫生间2照明平面图 1:50

注1: 未标注的导线, 均为三根导线。

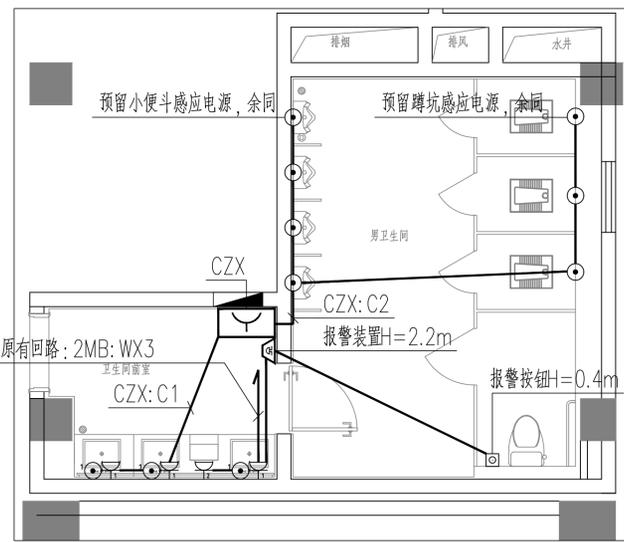


二层卫生间2插座平面图 1:50

注1: 未标注的导线, 均为三根导线。

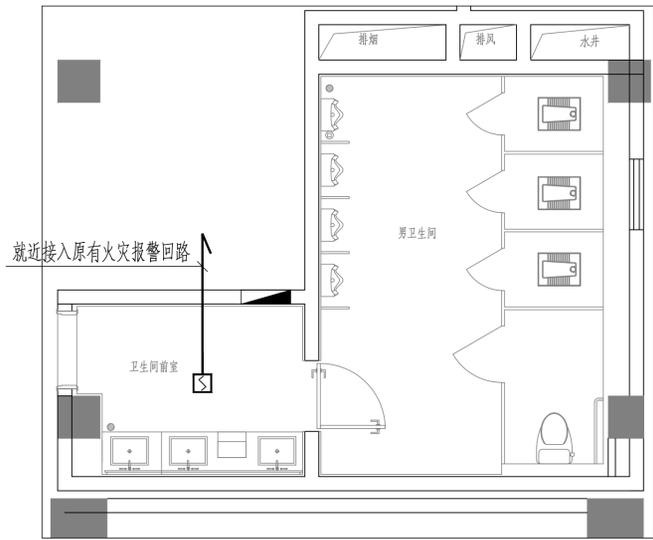

二层卫生间2火灾报警平面图 1:50

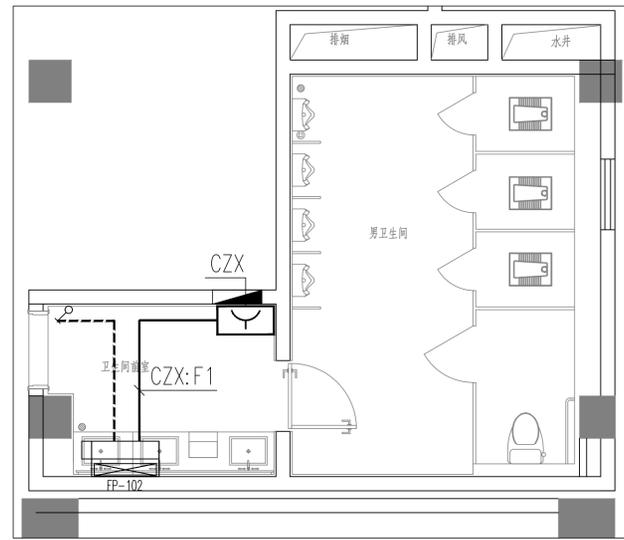

二层卫生间2配电平面图 1:50

注1: 未标注的导线, 均为三根导线。

更改版次 Rev.	更改原因 Cause	日期 Date
-----------	------------	---------

注册章 (项目负责人)

注册章 (专业负责人)

防火设计自审章

出图章

未加盖出图章本图无效

建设单位 Client

常州市第一人民医院

项目名称 Project Title

第一人民医院1号门诊楼一楼卫生间改造项目

设计编号 Project NO.	SN2023403	比例 Scale	
图号 Drawing NO.	电施-05	日期 Date	2023-12
版本号 Version NO.	1.0	总序号 Serial NO.	


图纸名称 Drawing Title

二层卫生间配电平面图(一)

批准 Approved	签名 Name	签名 Signature
审定 Authorized		
审核 Audited		
项目负责人 Project Manager		
专业负责人 Discipline Responsible		
校对 Checked		
设计 Designed		
绘图 Drawn		
方案 Plan Provided		


江苏筑森建筑设计有限公司  
DESIGN OF CENTURY ARCHITECTURE CO.,LTD.  
筑森设计 甲级设计证书号 甲级A232019393

不得量取图纸尺寸施工,如有任何不事宜,请在施工前与设计院沟通。本图设计的内容未经设计单位许可不得在其他地方使用。

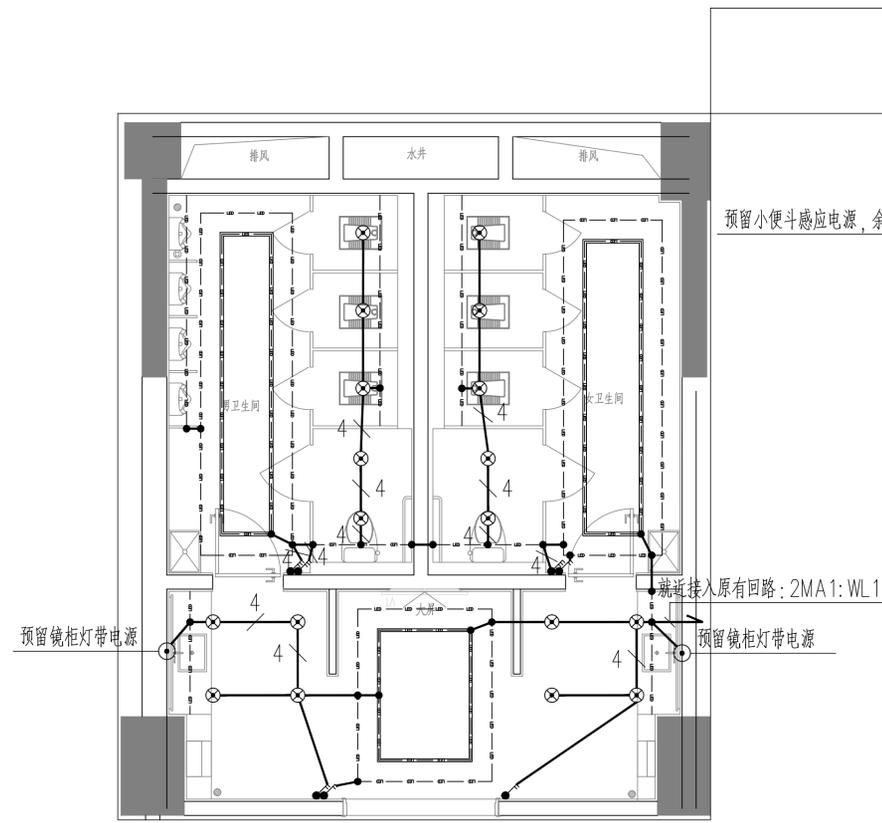


二層卫生间3照明平面图 1:50

注1: 未标注的导线, 均为三根导线。

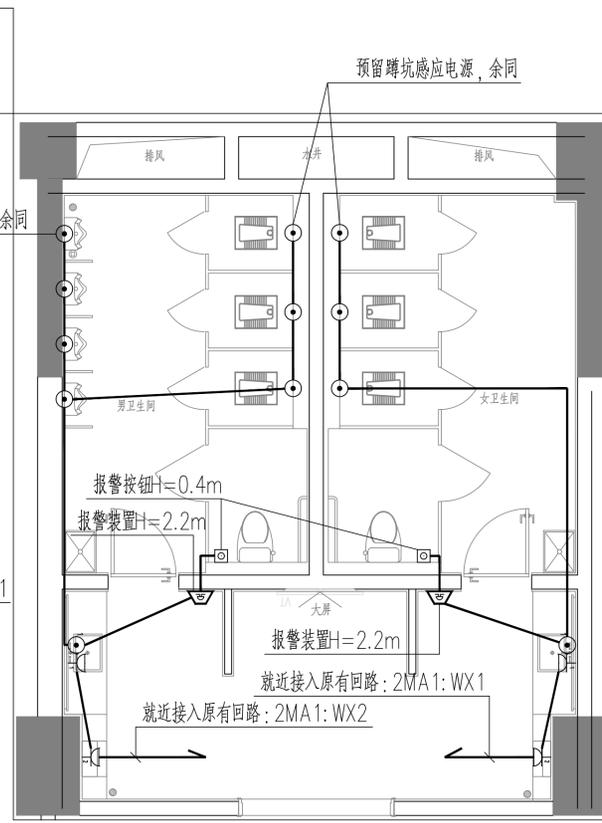


二層卫生间3插座平面图 1:50

注1: 未标注的导线, 均为三根导线。

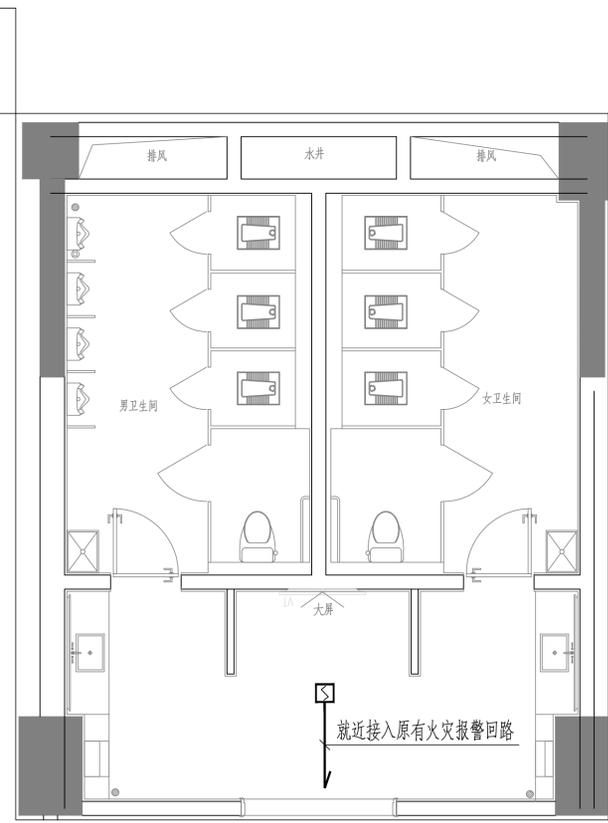


二層卫生间3火灾报警平面图 1:50

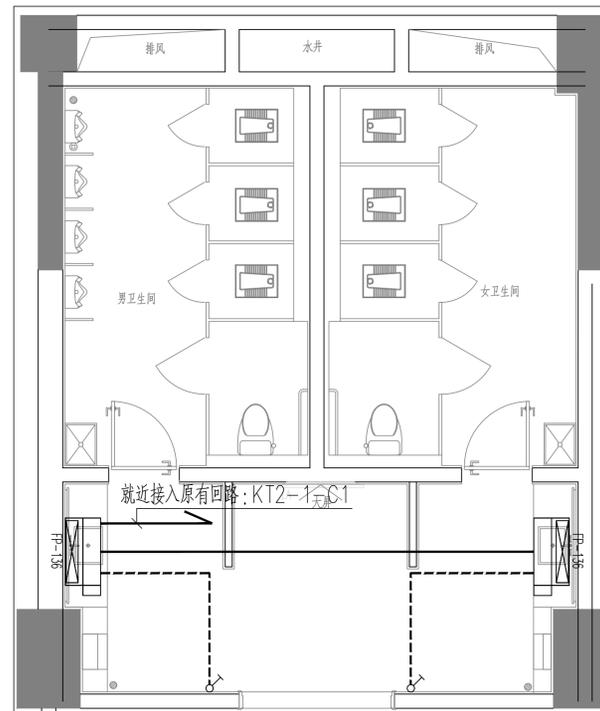

二層卫生间3配电平面图 1:50

注1: 未标注的导线, 均为三根导线。

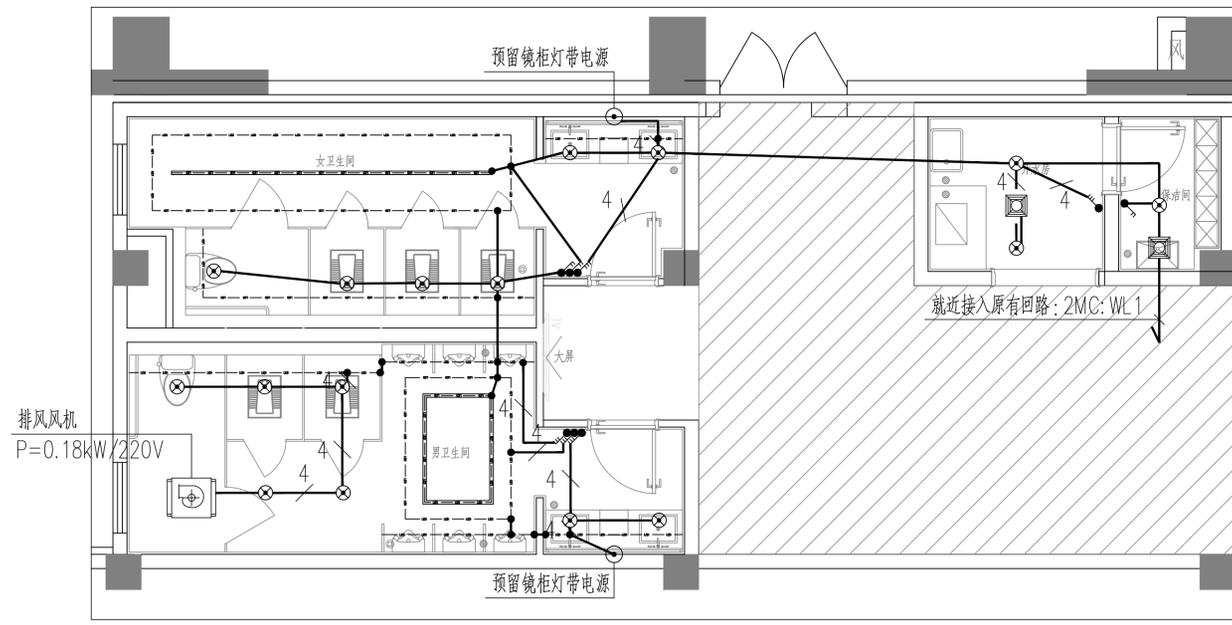

二層卫生间4照明平面图 1:50

注1: 未标注的导线, 均为三根导线。

更改版次 Rev.	更改原因 Cause	日期 Date

注册章 (项目负责人)

注册章 (专业负责人)

防火设计自审章

出图章

未加盖出图章本图无效

建设单位 Client

常州市第一人民医院

项目名称 Project Title

第一人民医院1号门诊楼一楼卫生间改造项目

设计编号 Project NO.

SN2023403

图号 Drawing NO.

电施-06

版本号 Version NO.

1.0

日期 Date

2023-12


图纸名称 Drawing Title

二層卫生间配电平面图(二)

姓名 Name	签名 Signature
批准 Approved	
审定 Authorized	
审核 Audited	
项目负责人 Project Manager	
专业负责人 Discipline Responsible	
校对 Checked	
设计 Designed	
绘图 Drawn	
方案 Plan Provided	


江苏筑森建筑设计有限公司  
DESIGN OF CENTURY ARCHITECTURE CO.,LTD.  
筑森设计 甲级设计证书号 甲级A232019393

不得量取图纸尺寸施工,如有任何不事宜,请在施工前与设计单位沟通。本图设计内容未经设计单位许可不得在其他地方使用。

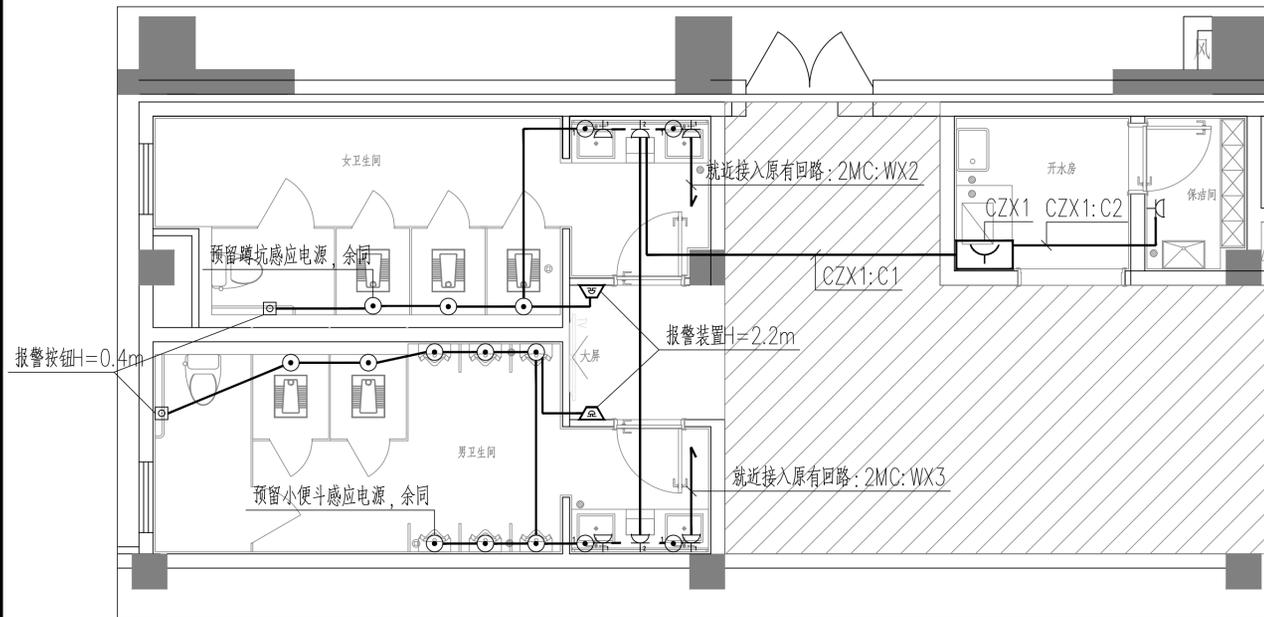


二层卫生间4插座平面图 1:50

注1: 未标注的导线, 均为三根导线。

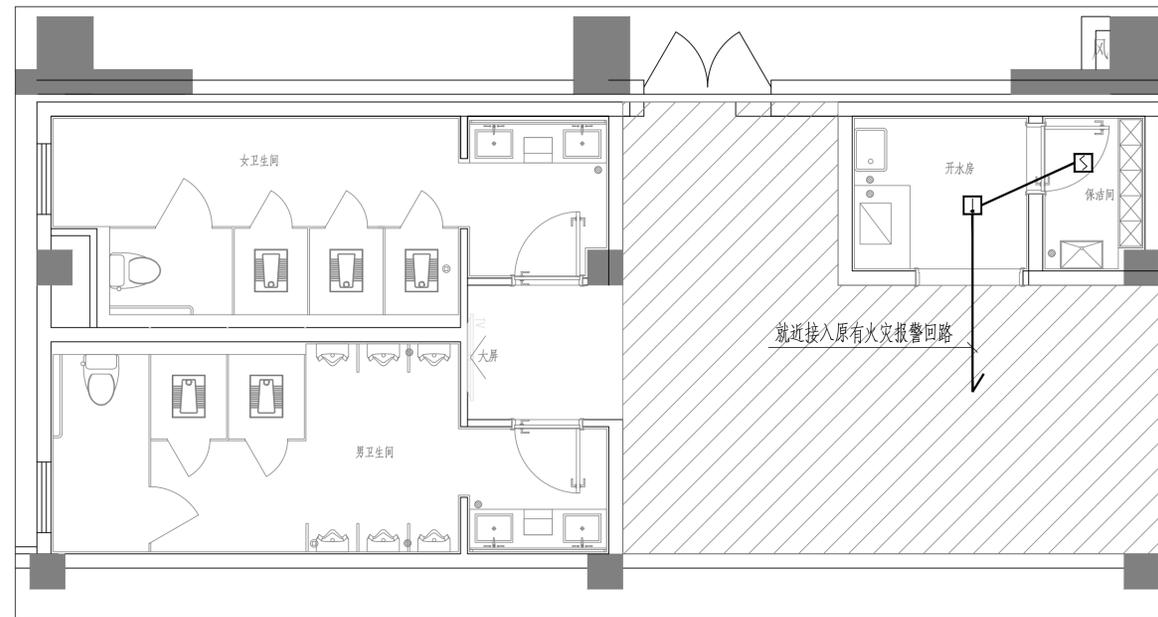


二层卫生间4火灾报警平面图 1:50

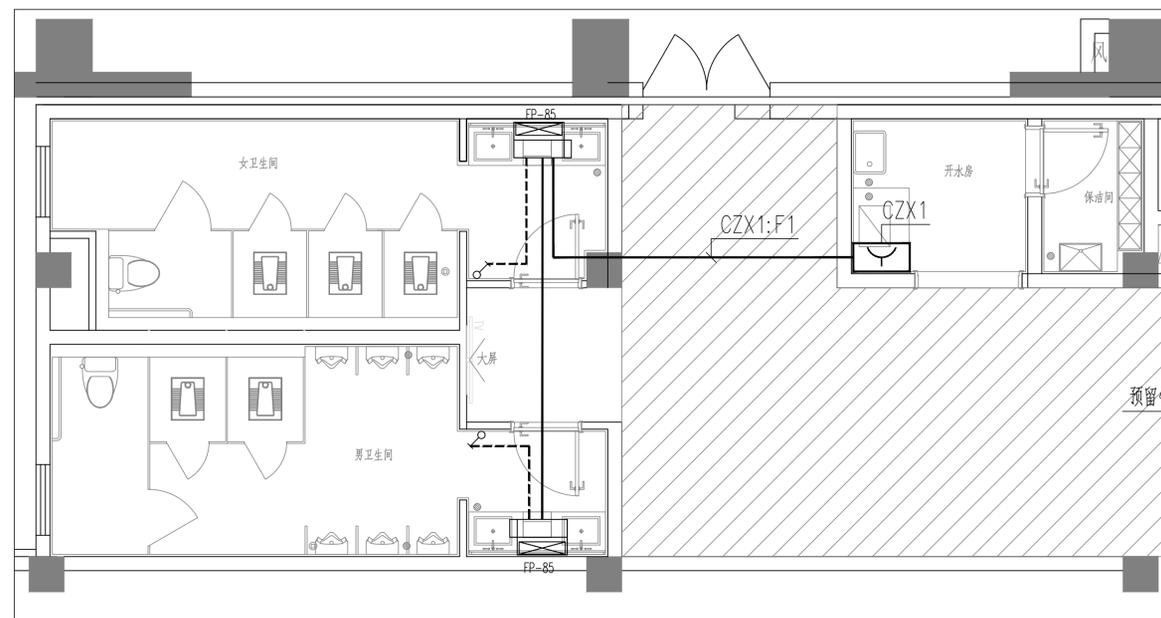


二层卫生间4配电平面图 1:50

注1: 未标注的导线, 均为三根导线。

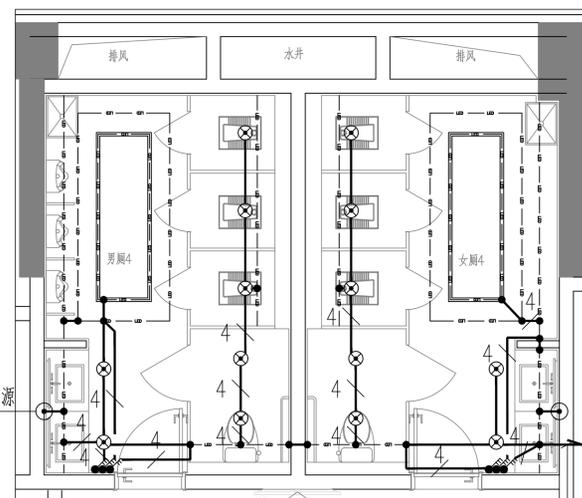


三层卫生间照明平面图 1:50

注1: 未标注的导线, 均为三根导线。就近接入原有回路: 3MA1:WL1

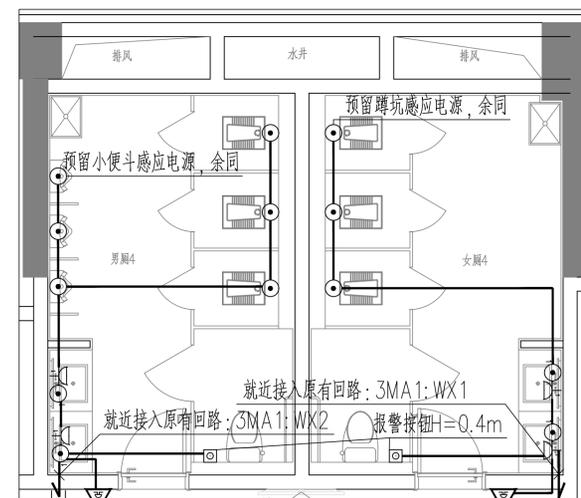

三层卫生间插座平面图 1:50

注1: 未标注的导线, 均为三根导线。报警装置H=2.2m

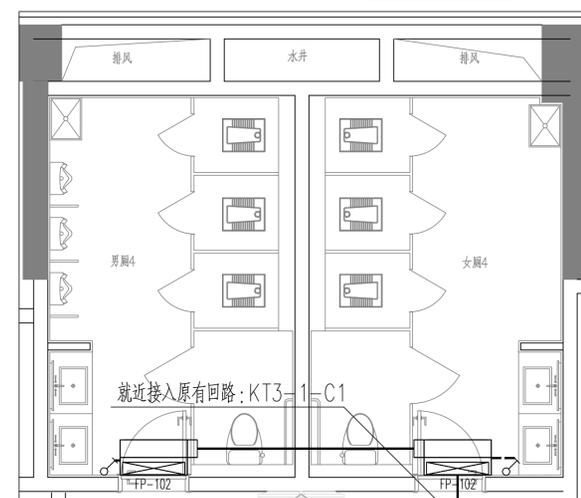

三层卫生间配电平面图 1:50

注1: 未标注的导线, 均为三根导线。

更改版次 Rev.	更改原因 Cause	日期 Date

注册章 (项目负责人)

注册章 (专业负责人)

防火设计自审章

出图章

未加章出图章本图无效

建设单位 Client

常州第一人民医院

项目名称 Project Title

第一人民医院1号门诊楼-楼卫生间改造项目

设计编号 Project NO.

图号 Drawing NO.

版本号 Version NO.

图纸名称 Drawing Title

二、三层卫生间配电平面图

批准 Approved

审核 Authorized

审核 Audited

项目负责人 Project Manager

专业负责人 Discipline Responsible

校对 Checked

设计 Designed

绘图 Drawn


方案 Plan Provided

江苏筑森建筑设计有限公司

DESIGN OF CENTURY ARCHITECTURE CO.,LTD.


筑森设计 甲级设计证书号 甲级A232019393

不得随意更改尺寸施工,如有任何不详细,请在施工与设计阶段会商。本图设计内容未经设计单位许可不得在其他地方使用。

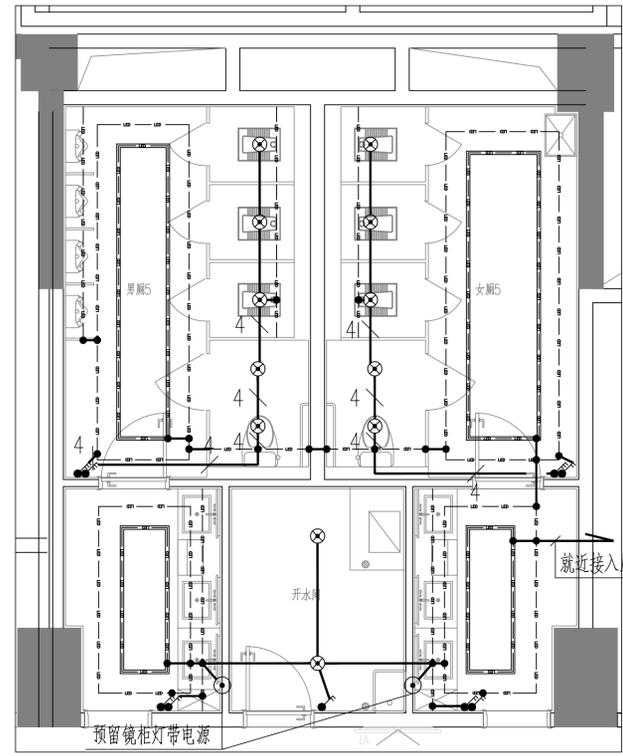


四层卫生间照明平面图 1:50

注1: 未标注的导线, 均为三根导线。

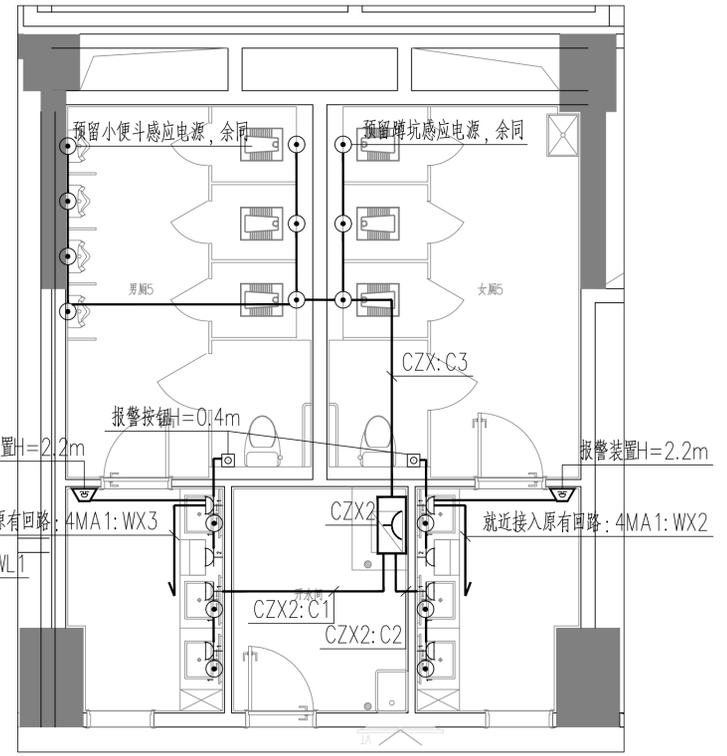


四层卫生间插座平面图 1:50

注1: 未标注的导线, 均为三根导线。

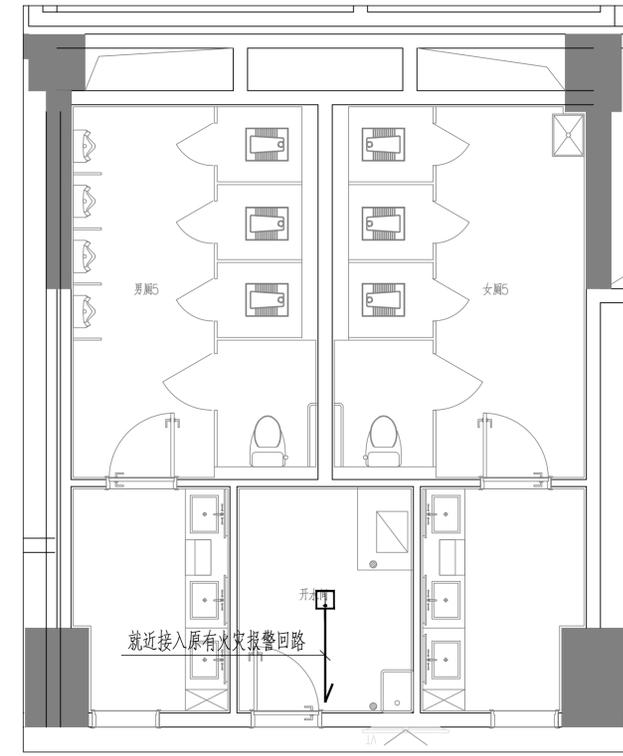

四层卫生间火灾报警平面图 1:50

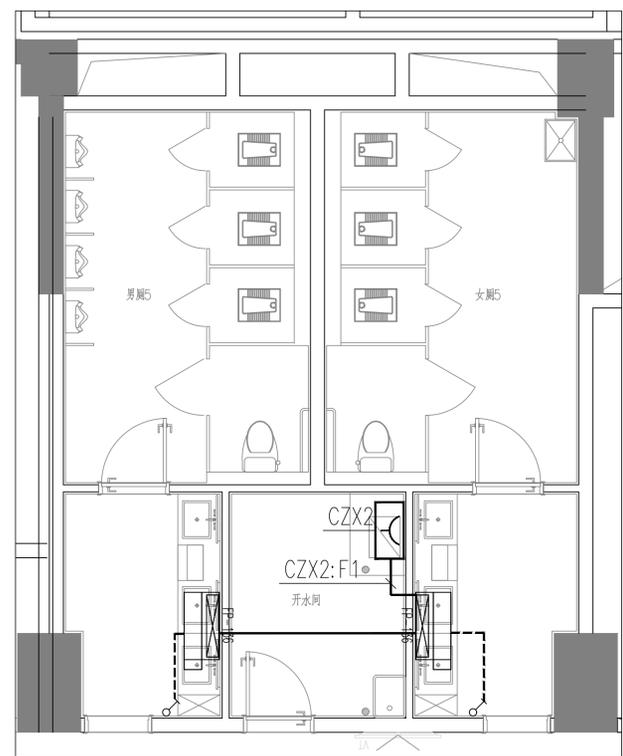

四层卫生间配电平面图 1:50

注1: 未标注的导线, 均为三根导线。

更改版次 Rev.	更改原因 Cause	日期 Date

注册章 (项目负责人)

注册章 (专业负责人)

防火设计自审章

出图章  
未加盖出图章本图无效

建设单位 Client  
常州市第一人民医院

项目名称 Project Title  
第一人民医院1号门诊楼一楼卫生间改造项目

设计编号 Project NO.	比例 Scale	图号 Drawing NO.	日期 Date
SN2023403		电施-08	2023-12

版本号  
Version NO. 1.0


图纸名称 Drawing Title

四层卫生间配电平面图

批准 Approved	签名 Name Typed	签名 Signature


江苏筑森建筑设计有限公司  
DESIGN OF CENTURY ARCHITECTURE CO.,LTD.  
筑森设计 甲级设计证书号 甲级A232019393

不得量取图纸尺寸施工,如有任何不事宜,请在施工前与设计单位沟通。本图设计的内容未经设计单位许可不得在其他地方使用。

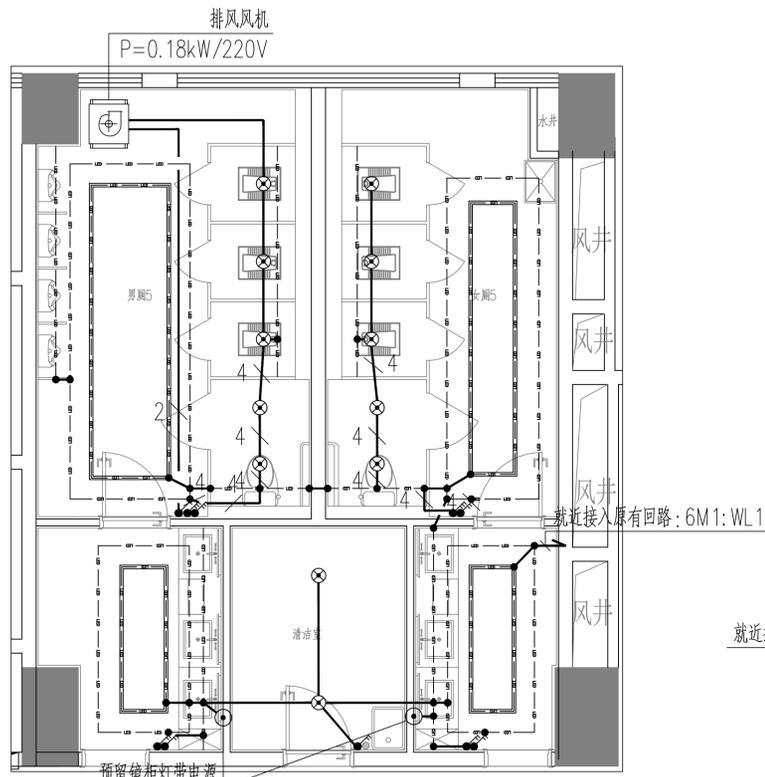


六层卫生间照明平面图 1:50

注1: 未标注的导线, 均为三根导线。

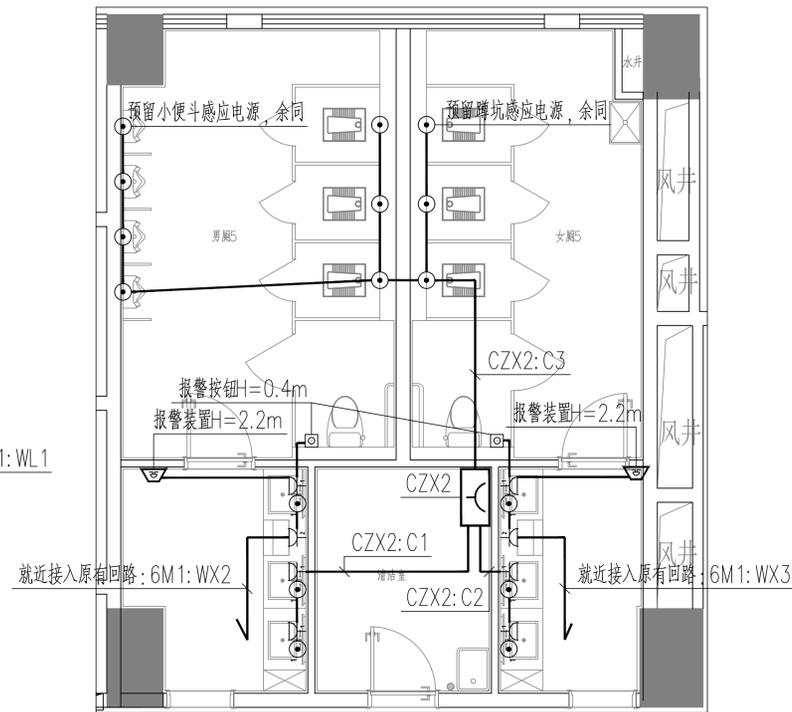


六层卫生间插座平面图 1:50

注1: 未标注的导线, 均为三根导线。

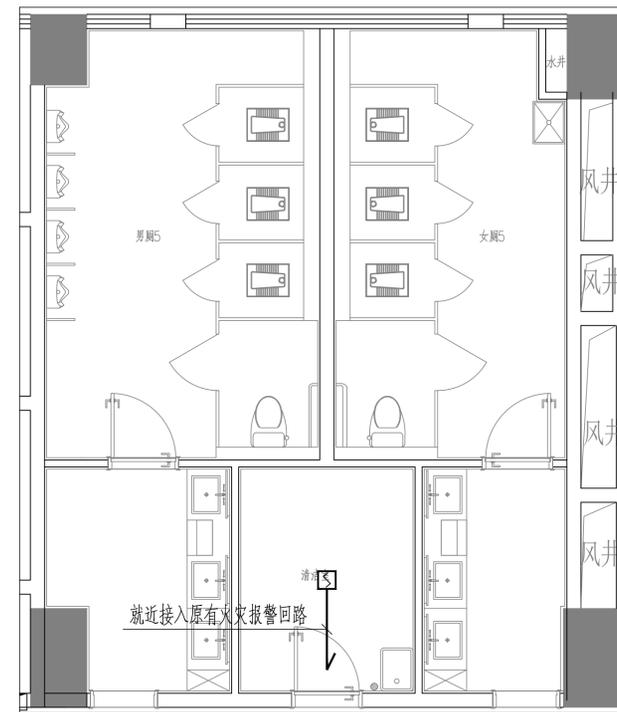

六层卫生间火灾报警平面图 1:50

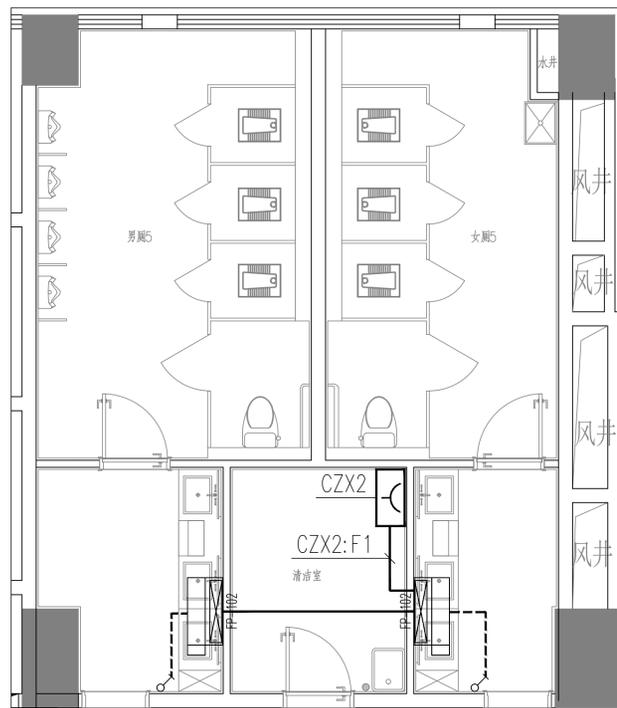

六层卫生间配电平面图 1:50

注1: 未标注的导线, 均为三根导线。

更改版次 Rev.	更改原因 Cause	日期 Date

注册章 (项目负责人)

注册章 (专业负责人)

防火设计自审章

出图章  
未加盖出图章本图无效

建设单位 Client  
常州市第一人民医院

项目名称 Project Title  
第一人民医院1号门诊楼一楼卫生间改造项目

设计编号 Project NO.	比例 Scale
SN2023403	

图号 Drawing NO.	日期 Date
电施-09	2023-12

版本号 Version NO.	总序号 Serial NO.
1.0	


图纸名称 Drawing Title  
六层卫生间配电平面图

	签名 Name Typed	签名 Signature
批准 Approved		
审定 Authorized		
审核 Audited		
项目负责人 Project Manager		
专业负责人 Discipline Responsible		
校对 Checked		
设计 Designed		
绘图 Drawn		
方案 Plan Provided		

江苏筑森建筑设计有限公司  
DESIGN OF CENTURY ARCHITECTURE CO.,LTD.


筑森设计 甲级设计证书号 甲级A232019393

姓名	
专业	给排水
职称	注册公用设备工程师
签字	
日期	

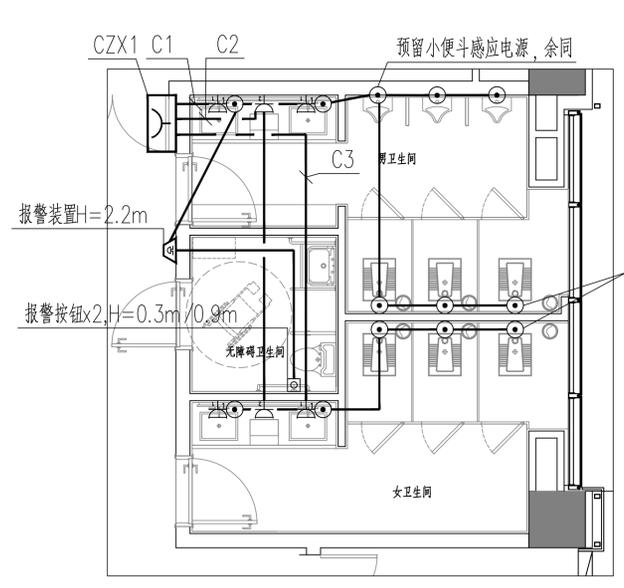


3号楼卫生间插座平面图 1:50

注1: 未标注的导线, 均为三根导线。

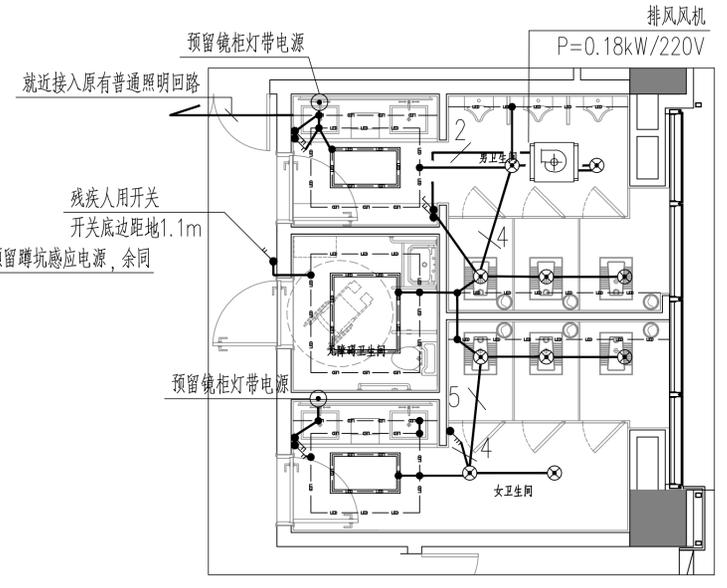


3号楼卫生间照明平面图 1:50

注1: 未标注的导线, 均为三根导线。

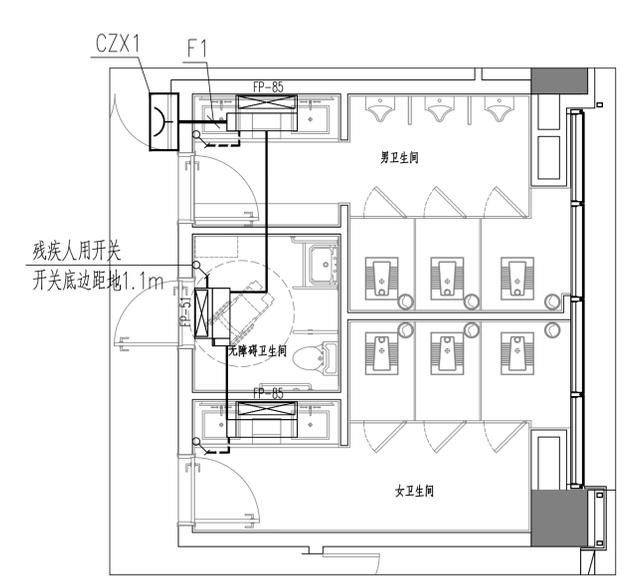


3号楼卫生间配电平面图 1:50

注1: 未标注的导线, 均为三根导线。

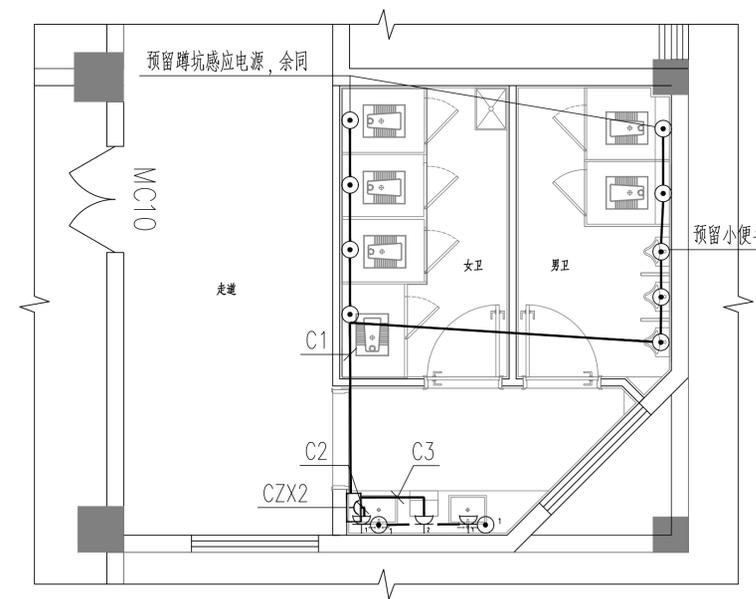


5号楼卫生间插座平面图 1:50

注1: 未标注的导线, 均为三根导线。

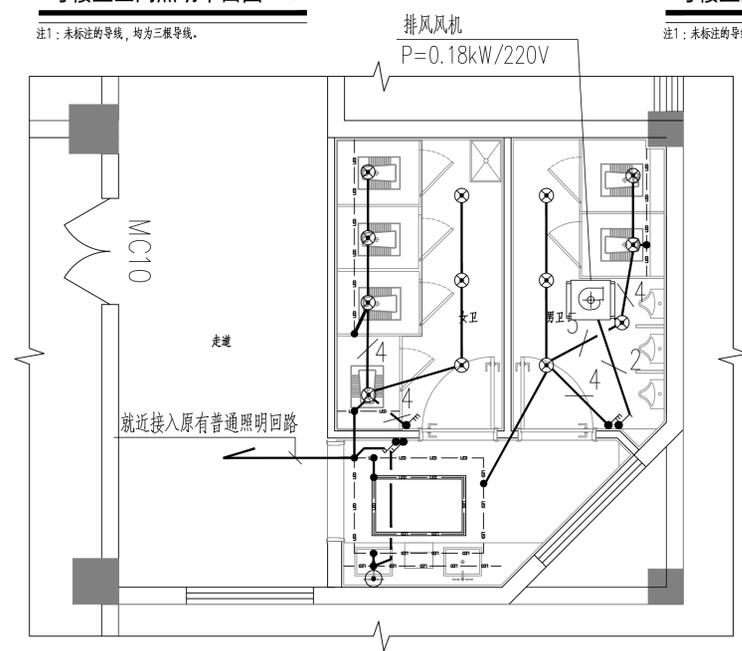


5号楼卫生间照明平面图 1:50

注1: 未标注的导线, 均为三根导线。

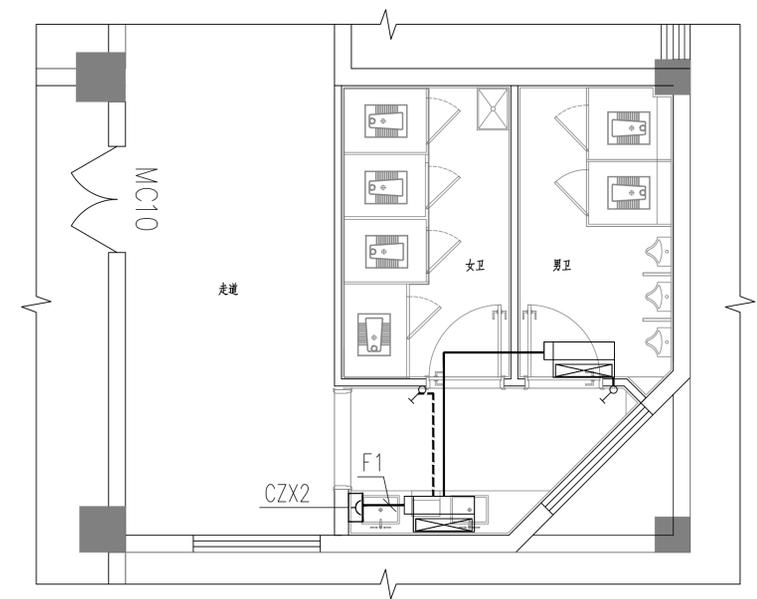

5号楼卫生间配电平面图 1:50

注1: 未标注的导线, 均为三根导线。

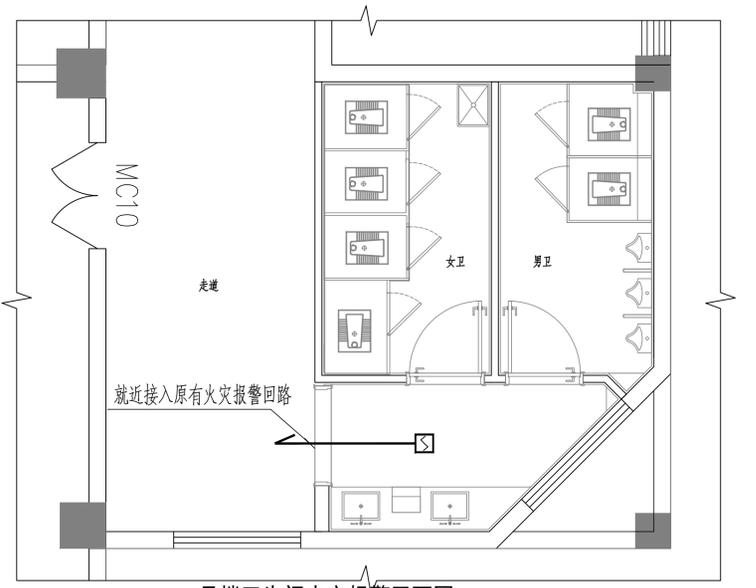

5号楼卫生间火灾报警平面图 1:50

不得随意更改尺寸施工, 如有任何不妥事宜, 请在施工前与设计单位沟通, 本图设计内容未经设计单位许可不得在其他地方使用。

更改版次 Rev.	更改原因 Cause	日期 Date
-----------	------------	---------

注册章 (项目负责人)

注册章 (专业负责人)

防火设计自审章

出图章

未加盖出图章本图无效

建设单位 Client  
常州市第一人民医院

项目名称 Project Title  
第一人民医院1号门诊楼一楼卫生间改造项目

设计编号 Project NO.	SN2023403	比例 Scale	
图号 Drawing NO.	电施-10	日期 Date	2023-12
版本号 Version NO.	1.0	总序号 Serial NO.	

图纸名称 Drawing Title  
3、5号楼卫生间配电平面图

姓名 Name Typed	签名 Signature
批准 Approved	
审定 Authorized	
审核 Audited	
项目负责人 Project Manager	
专业负责人 Discipline Responsible	
校对 Checked	
设计 Designed	
绘图 Drawn	
方案 Plan Provided	

江苏筑森建筑设计有限公司  
DESIGN OF CENTURY ARCHITECTURE CO.,LTD.  
筑森设计 甲级设计证书号 甲级A232019393