


LEGEND 图例

CODE 编号	DESCRIPTION 图例说明
FL	FLOOR LEVEL 完成面标高
RL	ROAD LEVEL 道路标高
WL	WATER LEVEL 水面标高
BF	BOTTOM OF FOUNTAIN/ POND/POOL 水池底标高

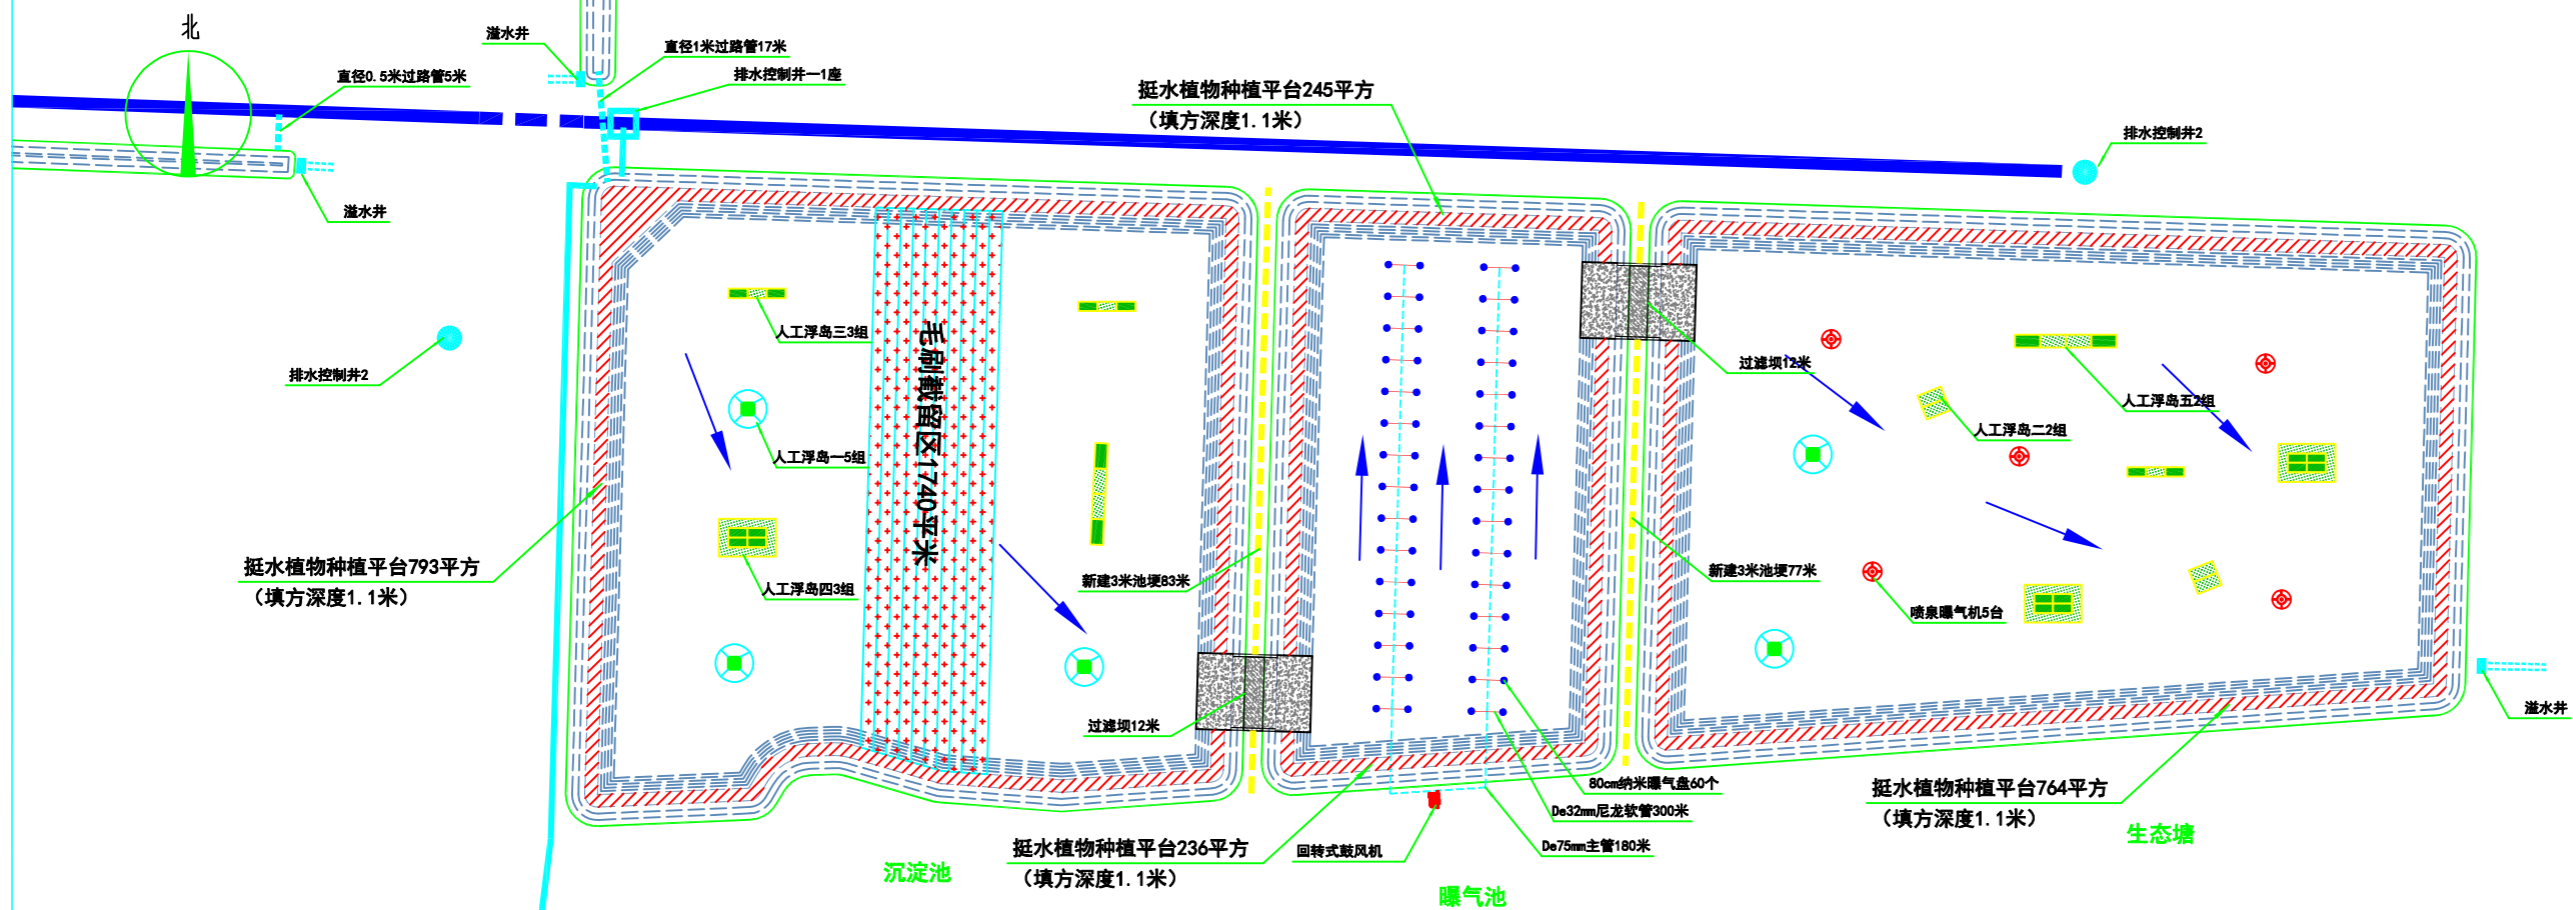

序号	图例	名称	备注
1		挺水种植平台2040平方(2244立方)	(填方深度1.1米)
		新建3米池埂160米(2240立方)	
		溢水井3座	
		排水控制井6座	

净化区土方材料平面图

材料清单表

序号	材料名称	材料规格	数量	备注
1	喷泉曝气机	0.75kw	5	含配套电缆、控制器、电箱等
2	毛刷		1740m <sup>2</sup>	见详图
3	回转式鼓风机	4.0kw	1	含配套电缆、控制器、电箱等
4	曝气主管	De75mm主管	180m	PE材质
5	曝气支管	De32mm	300m	尼龙软管
6	80cm纳米曝气盘		60个	
7	浮岛一		5组	见详图
7	浮岛二		2组	见详图
8	浮岛三		3组	见详图
8	浮岛四		3组	见详图
7	浮岛五		2组	见详图
8	0.5米过路管	直径0.5米预制管	5m	见详图
8	1米过路管	直径1米预制管	17m	见详图

说明:  
1、净化区配套电气设备就近接入附近养殖池塘配电箱, 设备配套电缆按 3×2.5mm<sup>2</sup> 防水铜芯电缆 300 米 / 台统一估算。



中国水产科学研究院淡水渔业研究中心  
FRESHWATER FISHERIES RESEARCH CENTER, CAFS

合作设计单位:

Notes:  
1. This drawing and design are copyright and no portion can be reproduced without the permission of the Designer.  
2. It is not valid for any dimension only.  
3. This drawing is to be used in conjunction with the Specification and Conditions of Contract.  
4. Drawing not showing the last revision are to be cancelled.

备注:  
1. 本图及设计均为中国水产科学研究院淡水渔业研究中心所有, 未经许可, 不得复制或传播。  
2. 本图仅作为尺寸参考。  
3. 本图须与合同规格及条件一起使用。  
4. 未显示最后修订的图纸将被取消。

项目名称: 金坛国家现代农业产业园  
朱林河蟹智慧养殖基地基础设施建设项目

KEY PLAN

DESIGNED BY 设计

DRAWN BY 制图

REVISION BY 校核

CHECKED BY 审核

STAMP

SHEET TITLE

净化区二平面图

SCALE 比例

SHEET NO. 图号

2-6

Date 日期 2024.02